


SITUACE 1:500

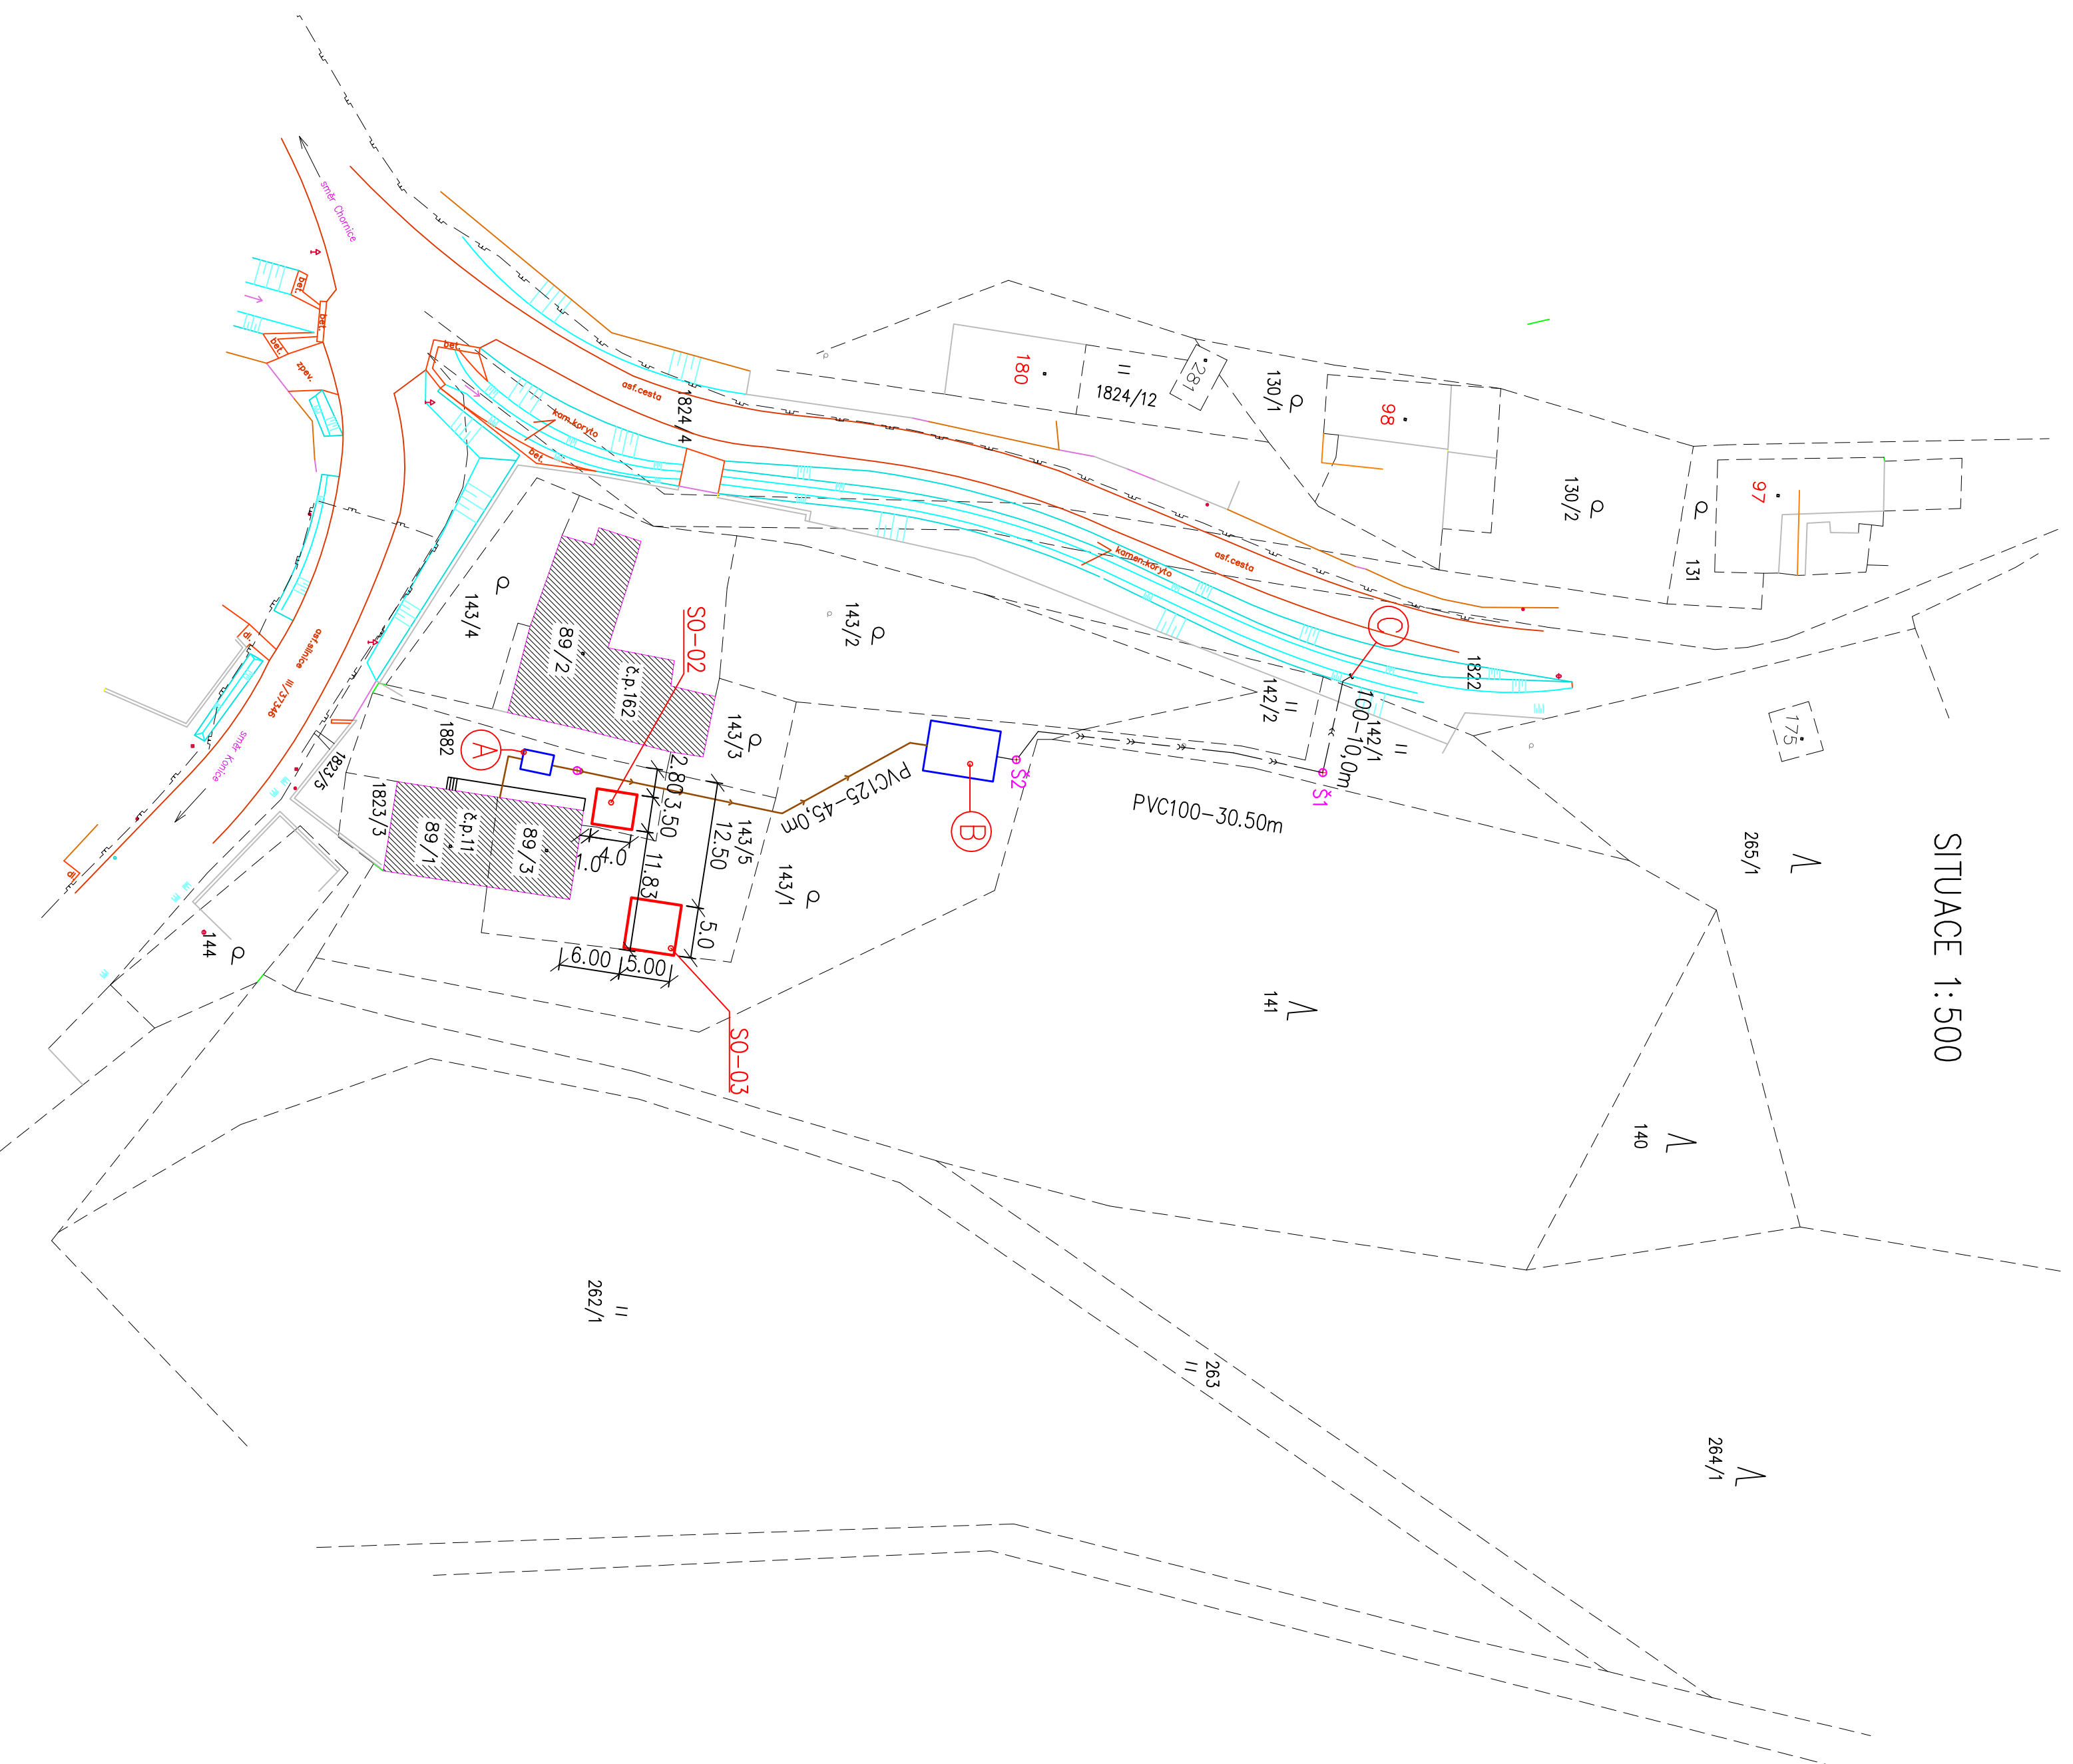

LEGENDA

- HRANICE PARCEL PKN
- STAVAJÍCÍ OBJEKTY
- NAVRŽENÉ OBJEKTY HOSPODÁŘSKÉHO PŘÍSLUŠENSTVÍ
- NAVRŽENÉ PRVKY DOMOVNÍ ČOV
- BILOGICKÝ SEPTIK
- KÖŘENOVÉ ČISTIČI POLE – 25,0m²
- VÝTOKOVÝ OBJEKT DO VODOTEČE
- LOMOVÁ ŠACHTA WAWIN D400
- REGULÁČNÍ, MĚRNÁ A ODTOKOVÁ ŠACHTA

STAVAJÍCÍ INŽENÝRSKÉ SÍTĚ

- >— VZDUŠNÉ VEDENÍ NN ve správě fy. E.ON Česká republika a.s.
- >— STL PLYNOVOD ve správě JMP a.s.
- >— VĚŘEJNÝ VODOVOD ve správě ZD Ludmírov

NAVRHOVANÉ ROZVODY ČOV

- SPLAŠKOVÉ VODY – POTRUBÍ KG SM4 DN125
- PŘEDČIŠTĚČ OPRAVNÍ VODY – POTRUBÍ KG SM4 DN100

STAVEBNÍ OBJEKTY

- SO-01 DOMOVNÍ ČOV
- SO-02 DŘEVNÍK
- SO-03 KOLNA NA NÁRADI

Souřadnicový systém : JTSK

Výškový systém : Mšitní

ZÁKRESY PODZEMNÍCH INŽENÝRSKÝCH SÍTÍ NESLOUŽÍ JAKO VÝTČOVACÍ VÝKRES.
PŘED ZAHÁJENÍM VÝKOPŮVÝCH PRÁČÍ MUSÍ INVEŠTOR ZAJISTIT VYTŘČENÍ SPRÁVCEM SÍTÍ.



KONTROLNĚL	VYPRACOVNĚL	AUTORIZOVNĚL	
ING. OPLETALOVĚL	ZDENĚK OPLETAL	ZDENĚK OPLETAL	
Kroji: Olomoucký	Místo: k.ú. Klady	PROJEKČNÍ KANCELÁŘ	
INVEŠTOR: Ivan Malončík a Jana Malončíková, Maláheřova 242/11, Olomouc 779 00	Ing. Zdeněk Opjetel Březový vrch 695,798 52 Konec IČO: 42285771, tel. 582396007 E-mail: opletda@volny.cz		
AKCE: DOMOVNÍ ČOV A HOSP. PŘÍSLUŠENSTVÍ K RD č.p.11 KLADKY	ZAKÁZKOVÉ ČÍSLO: 47/11	DATAUM: 12/2011	KOPIE:
OBRAH: SITUACE STAVBY	VÝKRES ČÍSLO: D1	STUPEŇ: 00R	MĚŘÍTKO: 1:500
			ČÁST: D